


Urząd Gminy Mszana
ul. 1 Maja 81
44-325 Mszana

www.mszana.ug.gov.pl

Telefon: 32 47 597 57

Fax: 32 47 597 60

marek.malek@mszana.ug.gov.pl

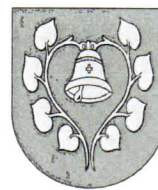

PI.7011.4.2021

PI.KW.0315.2021

Mszana, dnia 25.11.2021 r.

Pracownia Usług Elektroenergetycznych
Rafał Kramarczyk
ul. Pomnikowa 6
47-450 Roszków

W odpowiedzi na pismo z dnia 19.11.2021 r. (wpływ w dniu 22.11.2021 r.), informuję, iż Gmina Mszana akceptuje bez uwag przedłożony projekt sieci oświetlenia ulicznego ul. Szybowa w Połomi.

Załączniki

1. Projekt zagospodarowania terenu

z up. Wójta
mgr Błażej Tatarczyk
Zastępca Wójta

Kopia:

1. Urząd Gminy Mszana a/a

Kontakt:

Referat Planowania i Inwestycji Telefon: 32 47 597 46

Marek Marek: 32 47 597 57


pokój nr 29, w godz. poniedziałek: 7.30-17.00, wtorek - czwartek: 7.30-15.30, piątek: 7.30-14.00

MAPA DO CELÓW PROJEKTOWYCH SKALA 1:500

Opracowanie powstało poprzez częściową digitalizację materiału analogowego, elementy baz danych PZGK w Wodzisławiu Śląskim oraz pomiar uzupełniający bezpodręczny. Oznaczenie działki, przebieg granic przyjęto z katastru-baz danych PZGK w Wodzisławiu Śląskim. Nie wyklucza się występowania elementów uzbrojenia terenu dotychczas nie inwentaryzowanych powykonawczo. Układ współrzędnych PL-2000 (2000/18) sekcja mapy: 6.124.26.21.3.4 ; 6.123.26.01.1.2. Układ odniesienia PL-ETRF 2000 układ wysokości: PL-EVRF2007NH Amsterdam

województwo: śląskie
powiat: wodzisławski
jednostka ewidencyjna: 241509_2
obręb: Polonia 0003
działka: 1203/84 ; 380/85 + sąsiednie km 7

Starostwo Powiatowe
w Wodzisławiu Śląskim
ul. Bogumińska 2
44-300 Wodzisław Śląski

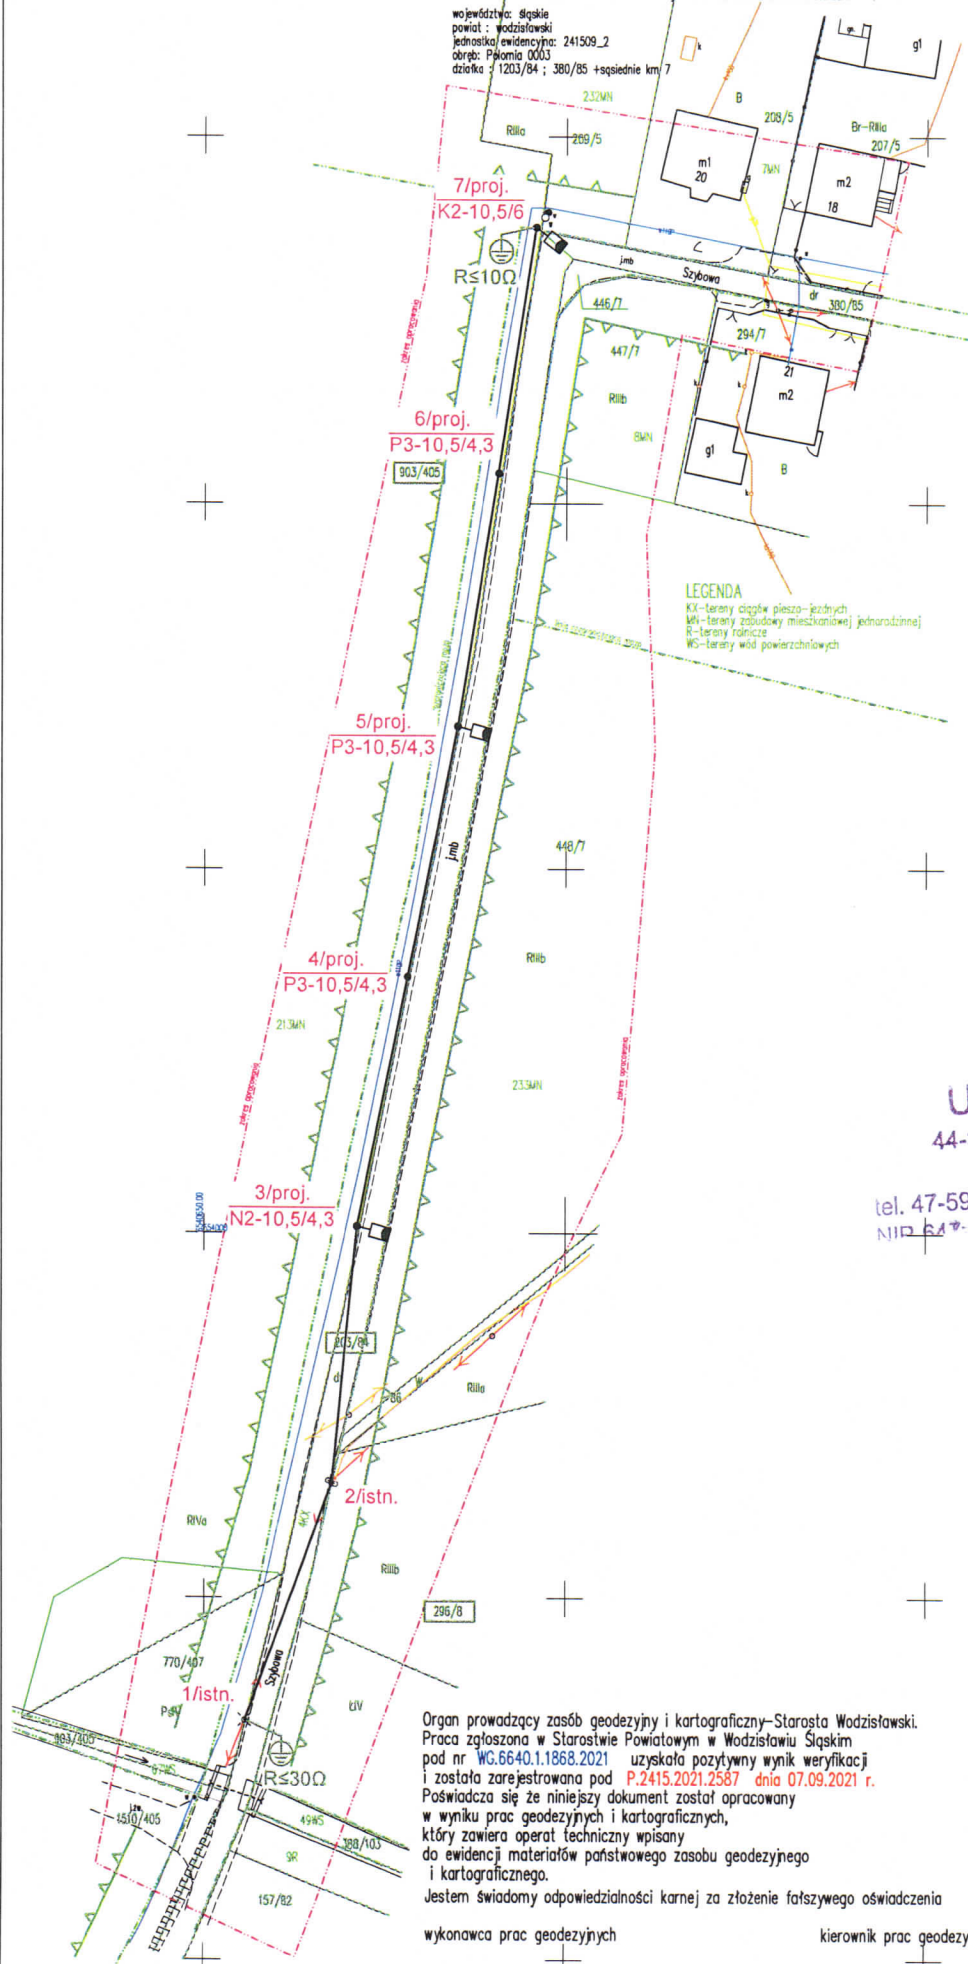

LEGENDA
KK-tereny ciągów pieszo-jazdnych
MW-tereny zabudowy mieszkaniowej jednorodzinnej
R-tereny rolnicze
WS-tereny wód powierzchniowych

z up. Wójta
mgr Błażej Tatańczyk
Zastępca Wójta

URZĄD GMINY
44-325 Mszana ul. 1 Maja 81
woj. śląskie
tel. 47-597-40, 47-597-43, fax: 47-597-60
NIP 647-25-44-000 REGON 00054280

LEGENDA	
	projektowana linia napowietrzna typu Aa/Sn 2x25mm ²
	proj. słup z zabudowaną oprawą oświetleniową
	istniejący słup żelbetonowy
3/proj.	numer projektowanego słupa żelbetonowego

Potwierdzam zgodność mapy z oryginałem

Organ prowadzący zasób geodezyjny i kartograficzny-Starosta Wodzisławski.
Praca zgłoszona w Starostwie Powiatowym w Wodzisławiu Śląskim pod nr WG.6640.1.1868.2021 uzyskała pozytywny wynik weryfikacji i została zarejestrowana pod P.2415.2021.2587 dnia 07.09.2021 r. Poświadczam się że niniejszy dokument został opracowany w wyniku prac geodezyjnych i kartograficznych, który zawiera operat techniczny wpisany do ewidencji materiałów państwowego zasobu geodezyjnego i kartograficznego.

Jestem świadomy odpowiedzialności karnej za złożenie fałszywego oświadczenia

wykonawca prac geodezyjnych

kierownik prac geodezyjnych

Jednostka projektowa	Pracownia Usług Elektroenergetycznych Rafał Kramarczyk	
	ul. Pomnikowa 8, 47-450 Rozków REGON 363687441 e-mail: pua.kramarczyk@gmail.com	kom. 892-432-282 WP 539-177-91-42
Temat opracowania	Budowa elektroenergetycznej sieci napowietrznej 10 kV, słupów żelbetonowych wraz z oprawami oświetleniowymi w celu oświetlenia ulicy Szybowej w Poloni	
Lokalizacja	Polonia, ul. Szybowa	
Inwestor	Gmina Mszana, ul. 1 Maja 81, 44-325 Mszana	
Temat rysunku	PROJEKT ZAGOSPODAROWANIA TERENU	
Brzanka Elektryczna. Faza projektu RZT	Data: Listopad 2021	
Projektant	mgr inż. Rafał Kramarczyk	rys.
Sprawdzający	mgr inż. Daniel Mazurek	rys.
Skala	1:500	rys. nr E.02