


MAPA DO CELÓW PROJEKTOWYCH 1:1000

Nr ident. WG.6640.1.1429.2023
Obiekt: Gogołowa ul. Słoneczna
Jednostka ewid.: 241509_2 Mszana
Obręb ewid.: 0001_Gogołowa
Seksja: 6.123.26.02.3.2 ; 3.4
Układ współrzędnych: 2000/18
Układ wysokości: PL-EVRF2007-NH
Nr zlecenia: 507/2023
GEKON Mariusz Ćwiek
44-207 Rybnik ul. Podmiejska 42
tel. 606 447 469
Anna Konsek Świadectwo nr 19806
Geodezyjne pomiary syl-wys.
realizacyjne i inwentaryzacyjne

Granica zakresu opracowania
Granica MPZP

Oświadczam, że operat techniczny zawierający rezultaty prac geodezyjnych w wyniku których powstał niniejszy dokument uzyskał pozytywny wynik weryfikacji. Jednocześnie informuję, iż jestem świadomy odpowiedzialności karnej za złożenie fałszywego oświadczenia

Identyfikator zgłoszenia pracy geodezyjnej	WG.6640.1.1429.2023
Organ służby geodezyjnej, który otrzymał zgłoszenie	Starosta Wodzisławski
Wykonawca prac geodezyjnych	GEKON Mariusz Ćwiek 44-207 Rybnik ul. Podmiejska 42
Identyfikator oraz data sporządzenia dokumentu zawierającego pozytywny wynik weryfikacji	WG.6640.1.1429.2023_1 z dnia 20.09.2023
Imię i nazwisko oraz numer uprawnień zawodowych kierownika prac	Anna Konsek 19806 - zakres 1

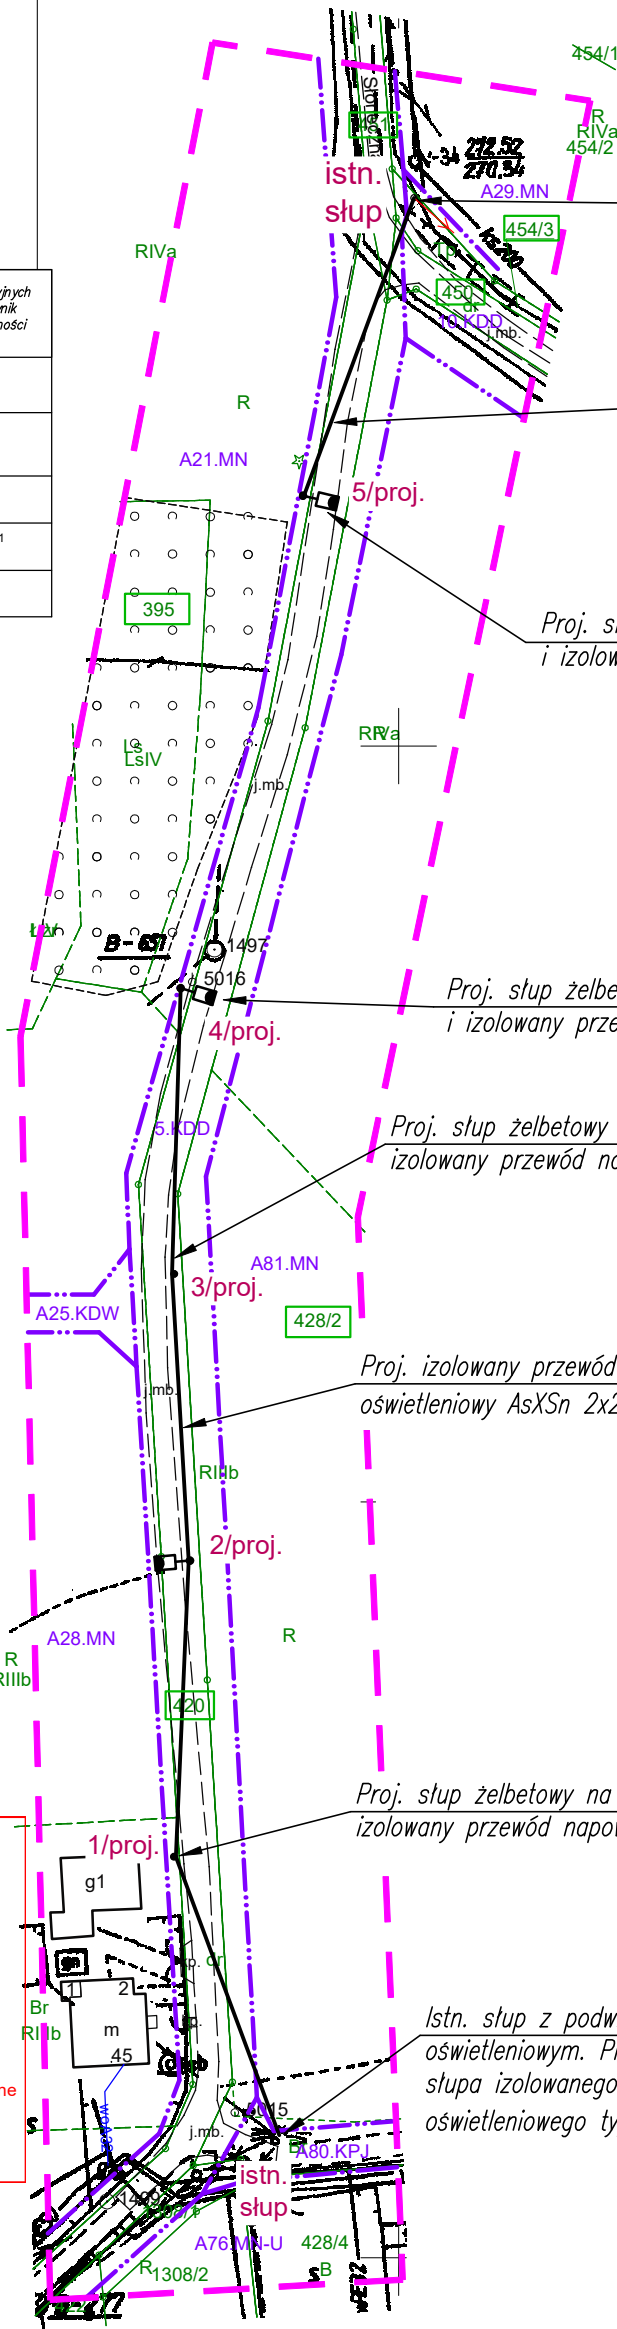

Istn. słup z podwieszonym przewodem oświetleniowym. Projektuje się wyprowadzenie ze słupa izolowanego przewodu napowietrznego oświetleniowego typu AsXSn 2x25mm²

Proj. izolowany przewód napowietrzny oświetleniowy AsXSn 2x25mm²

Proj. słup żelbetowy na którym podwiesić oprawę i izolowany przewód napowietrzny oświetleniowy

Proj. słup żelbetowy na którym podwiesić oprawę i izolowany przewód napowietrzny oświetleniowy

Proj. słup żelbetowy na którym podwiesić izolowany przewód napowietrzny oświetleniowy

Proj. izolowany przewód napowietrzny oświetleniowy AsXSn 2x25mm²

Proj. słup żelbetowy na którym podwiesić izolowany przewód napowietrzny oświetleniowy

Istn. słup z podwieszonym przewodem oświetleniowym. Projektuje się wyprowadzenie ze słupa izolowanego przewodu napowietrznego oświetleniowego typu AsXSn 2x25mm²

Potwierdzam zgodność mapy z oryginałem

Niniejsza dokumentacja projektowa była przedmiotem narady koordynacyjnej przeprowadzonej przez Starostę Wodzisławskiego za pomocą środków komunikacji elektronicznej, w siedzibie Powiatowego Ośrodka Dokumentacji Geodezyjnej i Kartograficznej w Wodzisławiu Śląskim. Termin zakończenia 2023-11-02, numer sprawy WG.6630.1.200.2023.

Dokument podpisany elektronicznie przez:

Podstawa prawna : art. 28c ust. 1 ustawy z dnia 17 maja 1989 r. Prawo geodezyjne i kartograficzne

Jednostka projektowa :	Pracownia Usług Elektroenergetycznych Rafał Kramarczyk ul. Pomnikowa 6, 47-450 Roszków REGON 363687441 e-mail pue.kramarczyk@gmail.com	kom. 692-432-262 NIP 639-177-91-42
Temat opracowania :	Budowa sieci oświetlenia ulicznego łącznik ulicy Słonecznej i Wiejskiej w Gogołowej	
Lokalizacja:	Gogołowa , łącznik ul. Słonecznej i Wiejskiej	
Inwestor:	Gmina Mszana, ul. 1 Maja 81, 44-325 Mszana	
Temat rysunku :	PROJEKT ZAGOSPODAROWANIA TERENU	
Branża: Elektryczna, Faza projektu: Narada koordynacyjna		Data: Październik 2023
Projektant:	mgr inż. Rafał Kramarczyk upr. nr SLK/4748/PWOE/13 bez ograniczeń do projektowania w branży elektrycznej	Podpis:
Skala: 1:1000	Wszelkie prawa autorskie zastrzeżone. Reprodukacja bez zgody autora zabroniona. Podstawa prawna : ust. z dnia 04.02.1994 (Dz.U. nr 24 poz.83 z dnia 23.02.1994)	Rys. nr: E.02