



- 1 – Obudowa ST 26x44/25  
2 – Fundament FT-26/25


## ZŁĄCZE Z-1 1:10

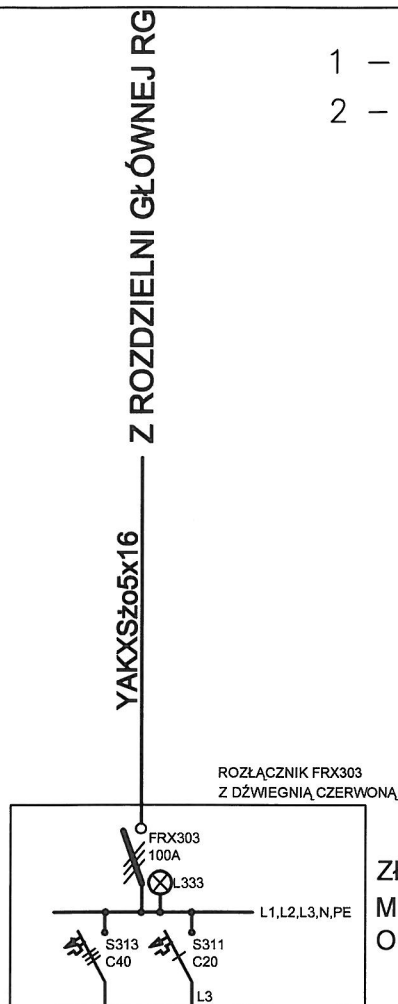


ZŁĄCZE Z-1  
MONTAŻ  
OBOK KONTENERA (5)

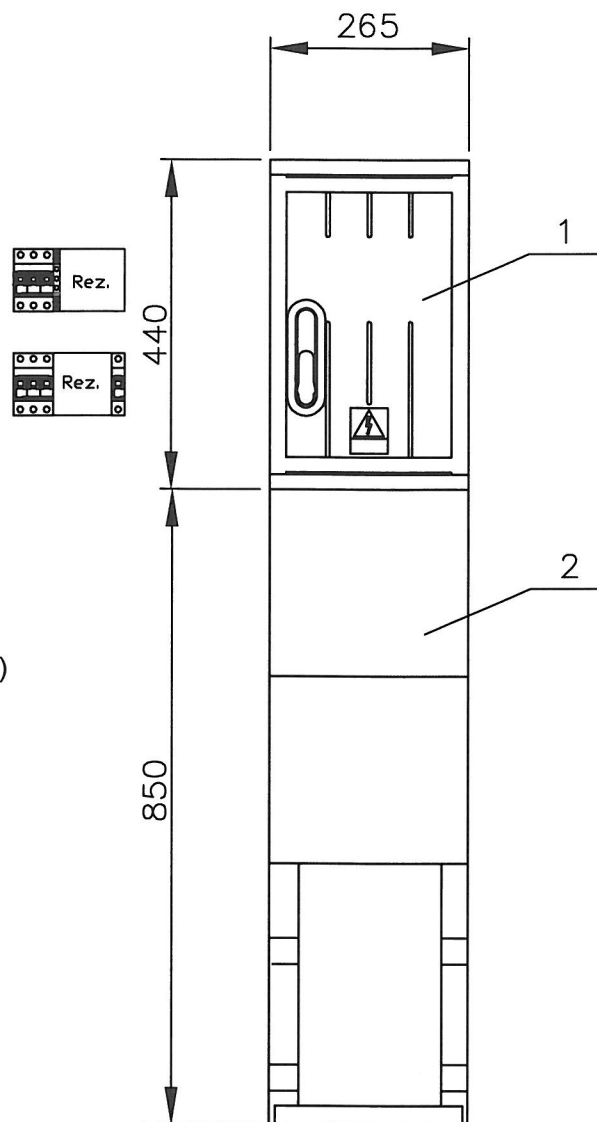


**OCHRONA PRZED PORAŻENIEM  
SAMOCZYNNE WYŁĄCZENIE ZASILANIA  
UKŁAD SIECI TN-S**

PRZEDSIĘBIORSTWO INŻYNIERYJNO-USŁUGOWE INŻYNIERIA PRO-EKO SP. Z O.O. UL. STRAŻACKA 37 43-382 BIELSKO-BIAŁA www.inzynieria-pro-eko.pl tel. 531 48 44 04	
TEMAT: BUDOWA PUNKTU SELEKTYWNEGO ZBIERANIA ODPADÓW KOMUNALNYCH DLA GMINY MSZANA	<b>INŻYNIERIA</b>  <b>PRO-EKO</b>
INWESTOR: Gmina Mszana ul. 1 Maja 81, 44-325 Mszana	
ADRES: działka ewid. nr 1408/140, Mszana	data 04.2020
TEMAT RYSUNKU: <b>ZŁĄCZE Z-1</b>	skala 1:10
Projektował: <b>ZYGMUNT BRET</b> upr.bud.nr. B-B47/76 specjalność: instalacje elektryczne	stadium PBW
Sprawdził: <b>JÓZEF SADOWSKI</b> upr.bud.nr. B-B91/75 specjalność: instalacje elektryczne	branża <b>E</b>
	rys.nr <b>E9</b>
WSZELKIE PRAWA ZASTRZEŻONE	


# ROZDZIELNIA RM 1:5

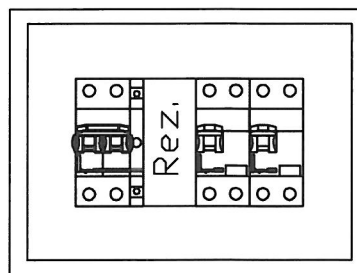

Rozdzielnica naścienna  
RN-1x8-55, 8 mod. IP55  
Drzwiczki izolacyjne  
transparentne.

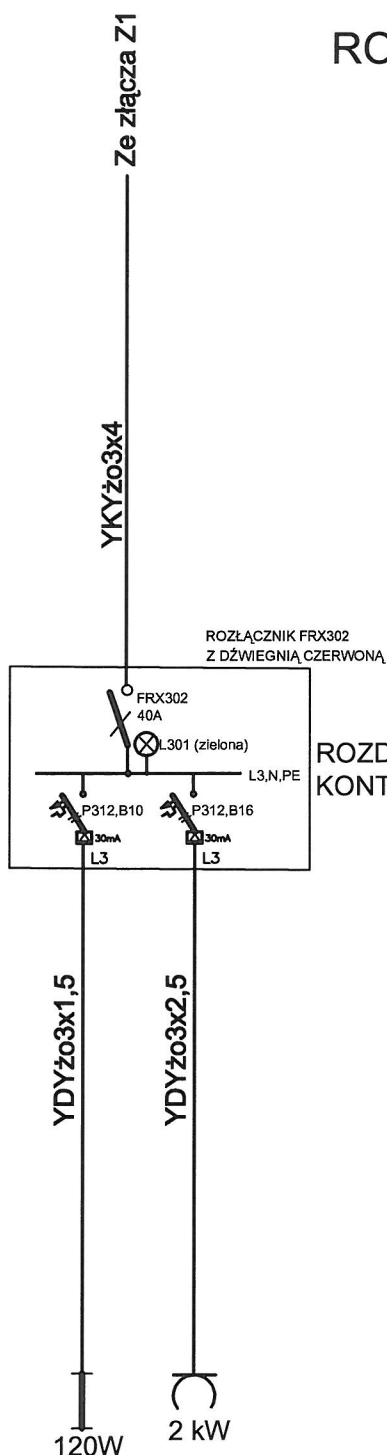


**OCHRONA PRZED PORAŻENIEM  
SAMOCZYNNE WYŁĄCZENIE ZASILANIA  
UKŁAD SIECI TN-S**


PRZEDSIĘBIORSTWO INŻYNIERYJNO-USŁUGOWE INŻYNIERIA PRO-EKO SP. Z O.O. UL. STRAŻACKA 37 43-382 BIELSKO-BIAŁA www.inzynieria-pro-eko.pl tel. 531 48 44 04	
TEMAT: BUDOWA PUNKTU SELEKTYWNEGO ZBIERANIA ODPADÓW KOMUNALNYCH DLA GMINY MSZANA	<b>INŻYNIERIA</b>  <b>PRO-EKO</b>
INWESTOR: Gmina Mszana ul. 1 Maja 81, 44-325 Mszana	
ADRES: działka ewid. nr 1408/140, Mszana	data 04.2020
TEMAT RYSUNKU: <b>ROZDZIELNIA RM</b>	skala 1:5
Projektował: <b>ZYGMUNT BRET</b> upr.bud.nr. B-B47/76 specjalność: instalacje elektryczne	stadium PBW
Sprawdził: <b>JÓZEF SADOWSKI</b> upr.bud.nr. B-B91/75 specjalność: instalacje elektryczne	branża <b>E</b>
	rys.nr <b>E10</b>
WSZELKIE PRAWA ZASTRZEŻONE	

# ROZDZIELNIA RM1

## 1:5

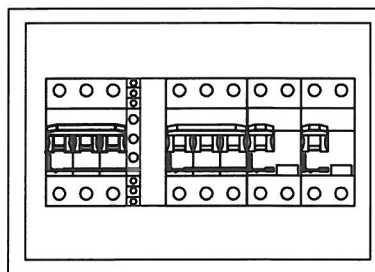

Rozdzielnica naścienna  
RN-1x12-55, 12 mod. IP55  
Drzwiczki izolacyjne  
transparentne.

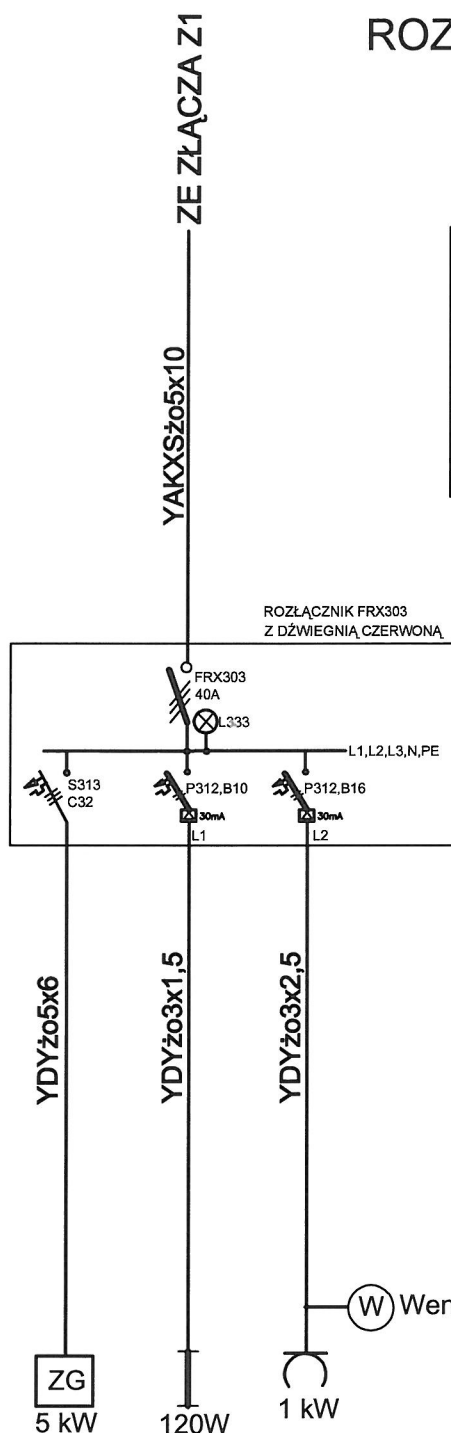


ROZDZIELNIA RM1  
KONTENER NA PRZEDMIOTY DO  
PONOWNEGO UŻYCIA (6)


**OCHRONA PRZED PORAŻENIEM**  
**SAMOCZYNNE WYŁĄCZENIE ZASILANIA**  
**UKŁAD SIECI TN-S**

PRZEDSIĘBIORSTWO INŻYNIERYJNO-USŁUGOWE INŻYNIERIA PRO-EKO SP. Z O.O. UL. STRAŻACKA 37 43-382 BIELSKO-BIAŁA www.inzynieria-pro-eko.pl tel. 531 48 44 04	
TEMAT: BUDOWA PUNKTU SELEKTYWNEGO ZBIERANIA ODPADÓW KOMUNALNYCH DLA GMINY MSZANA	INŻYNIERIA 
INWESTOR: Gmina Mszana ul. 1 Maja 81, 44-325 Mszana	PRO-EKO
ADRES: działka ewid. nr 1408/140, Mszana	data 04.2020
TEMAT RYSUNKU: ROZDZIELNIA RM1	skala 1:5
Projektował: ZYGMUNT BRET upr.bud.nr. B-B47/76 specjalność: instalacje elektryczne	stadium PBW
Sprawdził: JÓZEF SADOWSKI upr.bud.nr. B-B91/75 specjalność: instalacje elektryczne	branża E
	rys.nr E11
WSZELKIE PRAWA ZASTRZEŻONE	

# ZESTAW GNIAZD ZG

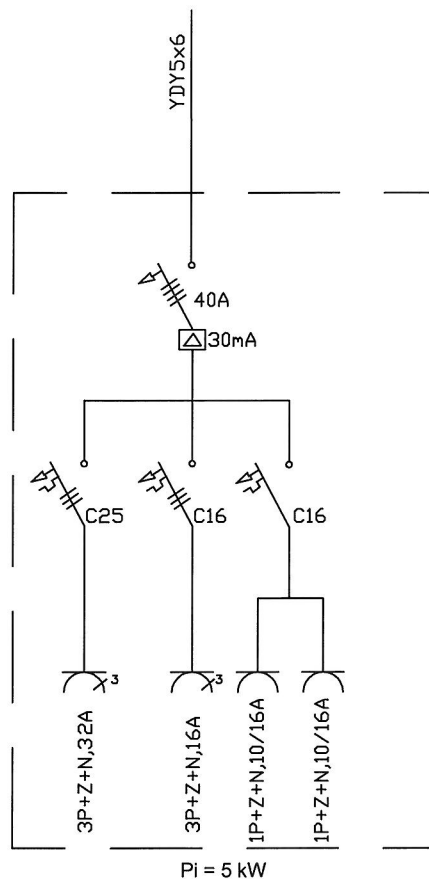


ZG

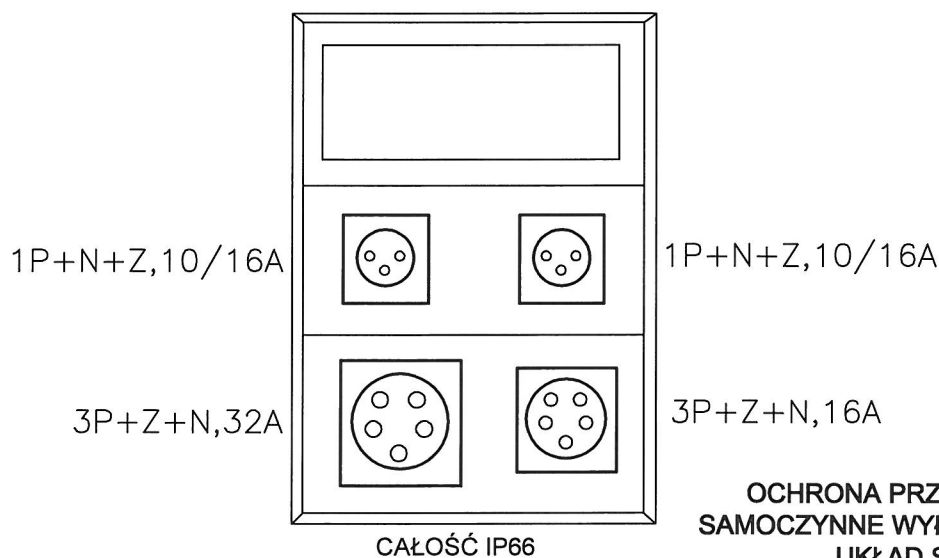

**OCHRONA PRZED PORAŻENIEM  
SAMOCZYNNE WYŁĄCZENIE ZASILANIA  
UKŁAD SIECI TN-S**

PRZEDSIĘBIORSTWO INŻYNIERYJNO-USŁUGOWE INŻYNIERIA PRO-EKO SP. Z O.O.  
UL. STRAŻACKA 37 43-382 BIELSKO-BIAŁA www.inzynieria-pro-eko.pl tel. 531 48 44 04

TEMAT:		<div>INŻYNIERIA</div> <div></div>
BUDOWA PUNKTU SELEKTYWNEGO ZBIERANIA ODPADÓW KOMUNALNYCH DLA GMINY MSZANA		
INWESTOR:	Gmina Mszana ul. 1Maja 81, 44-325 Mszana	
ADRES:	działka ewid. nr 1408/140, Mszana	
TEMAT RYSUNKU:		
ZESTAW GNIAZD ZG		data 04.2020
		skala 1:10
		stadium PBW
Projektował: ZYGMUNT BRET upr.bud.nr. B-B47/76 specjalność: instalacje elektryczne	Sprawdził: JÓZEF SADOWSKI upr.bud.nr. B-B91/75 specjalność: instalacje elektryczne	branża E
		rys.nr E12

WSZELKIE PRAWA ZASTRZEŻONE